


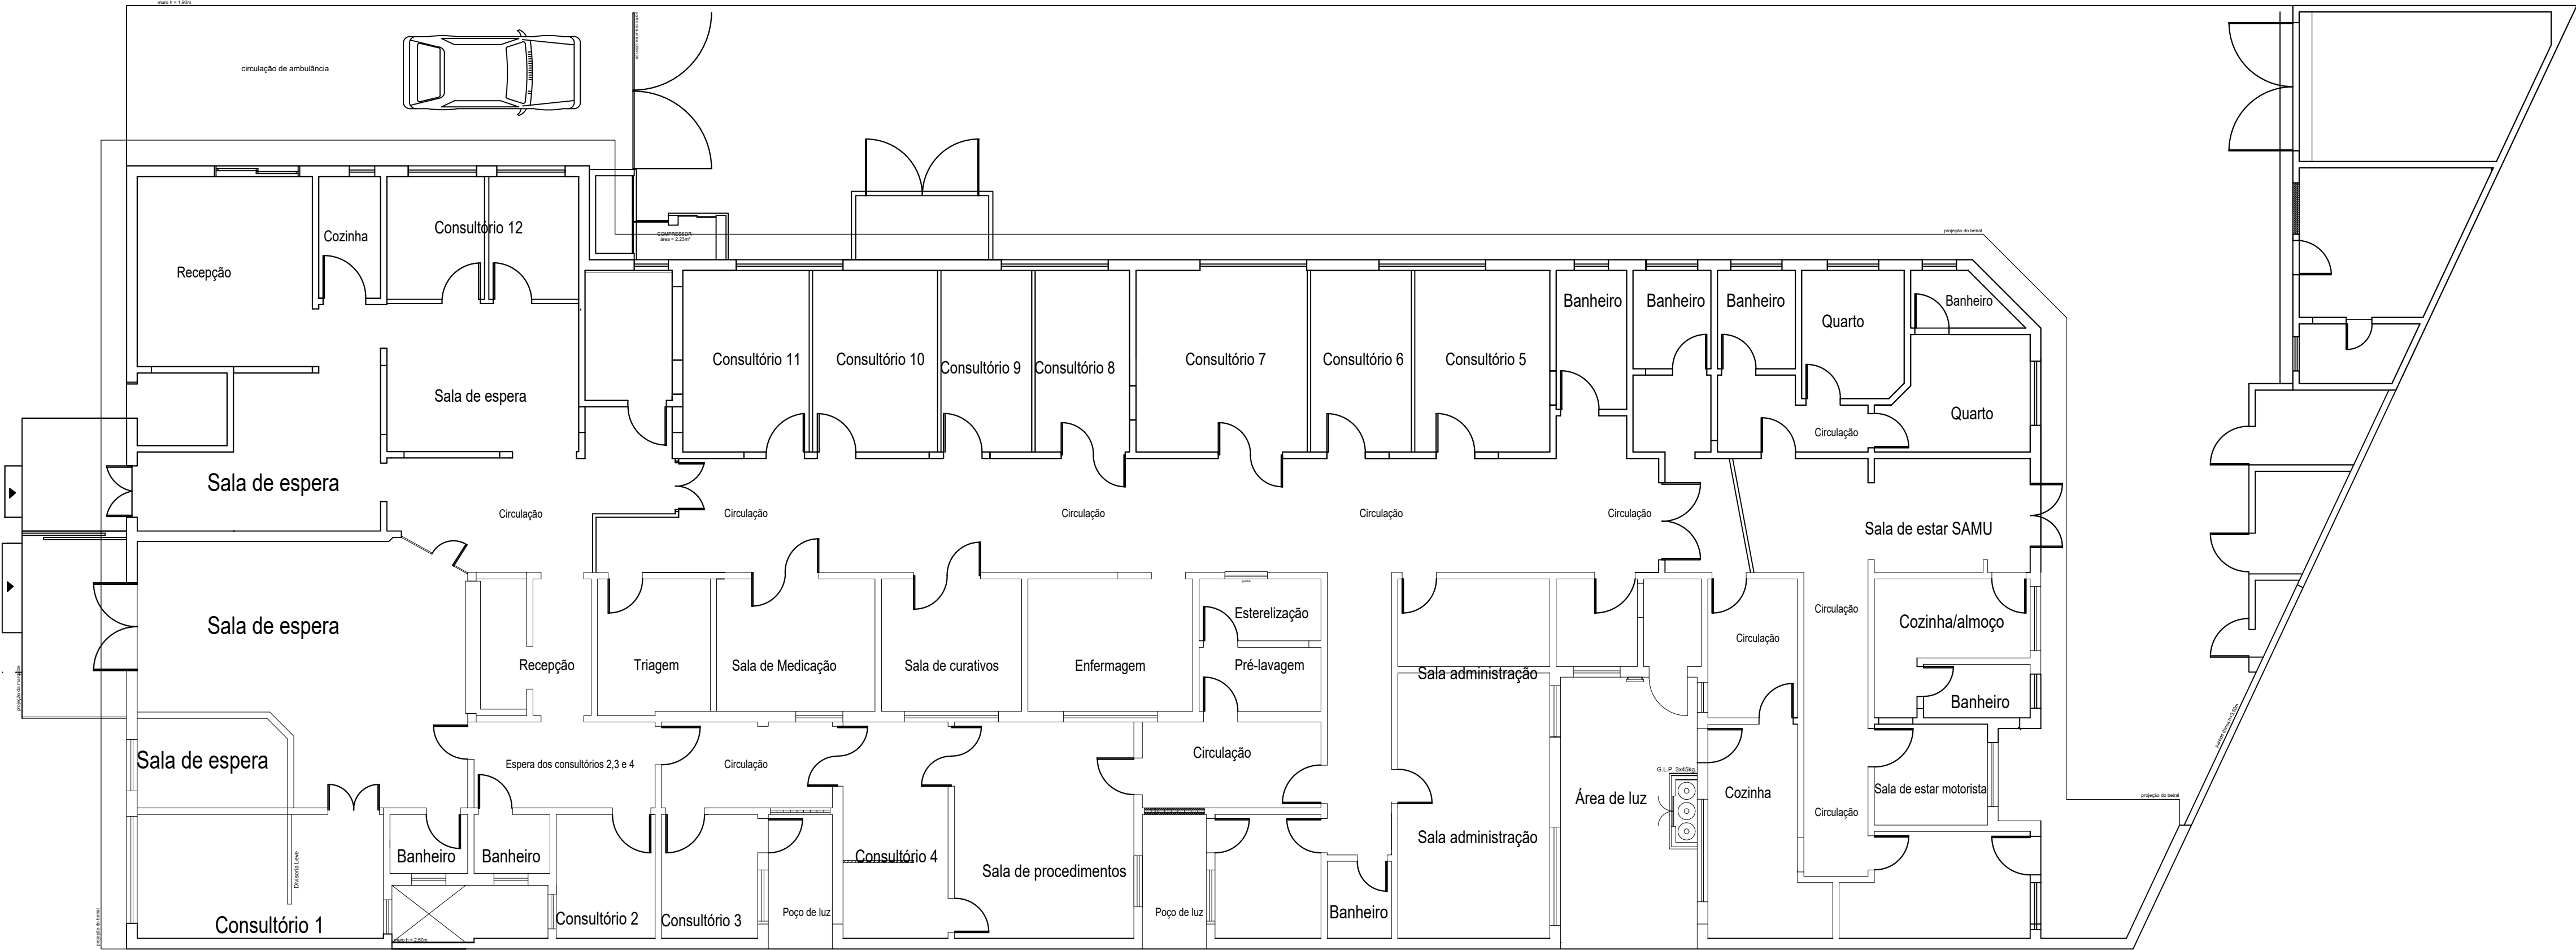

PLANTA BAIXA
ESC 1/100

PREFEITURA MUNICIPAL DE TRAMANDAÍ
SECRETARIA MUNICIPAL DE OBRAS – DEPARTAMENTO DE ENGENHARIA



Projeto: Reforma do Centro de Especialidades

Endereço da obra: Rua Sahydi Abraão, 281 - Centro - Tramandaí/RS - 95590-000

Proprietário:

Município de Tramandaí

Responsável Técnico:

Engenheiro Civil - Eduardo de Oliveira Zanatta - CREA/RS 2232458

Assunto:

Planta Baixa

Prefeitura Municipal de Tramandaí - Avenida da Igreja, nº 346 - Centro - CNPJ: 88711001000160 - Fone: (51) 3684-0000 - CEP: 95.590-000

Data:
ABRIL / 2025

Escala:
1/100

Desenho CAD:
M. Oliveira

Área Total:
832,00m²

Plancha:

01/02