


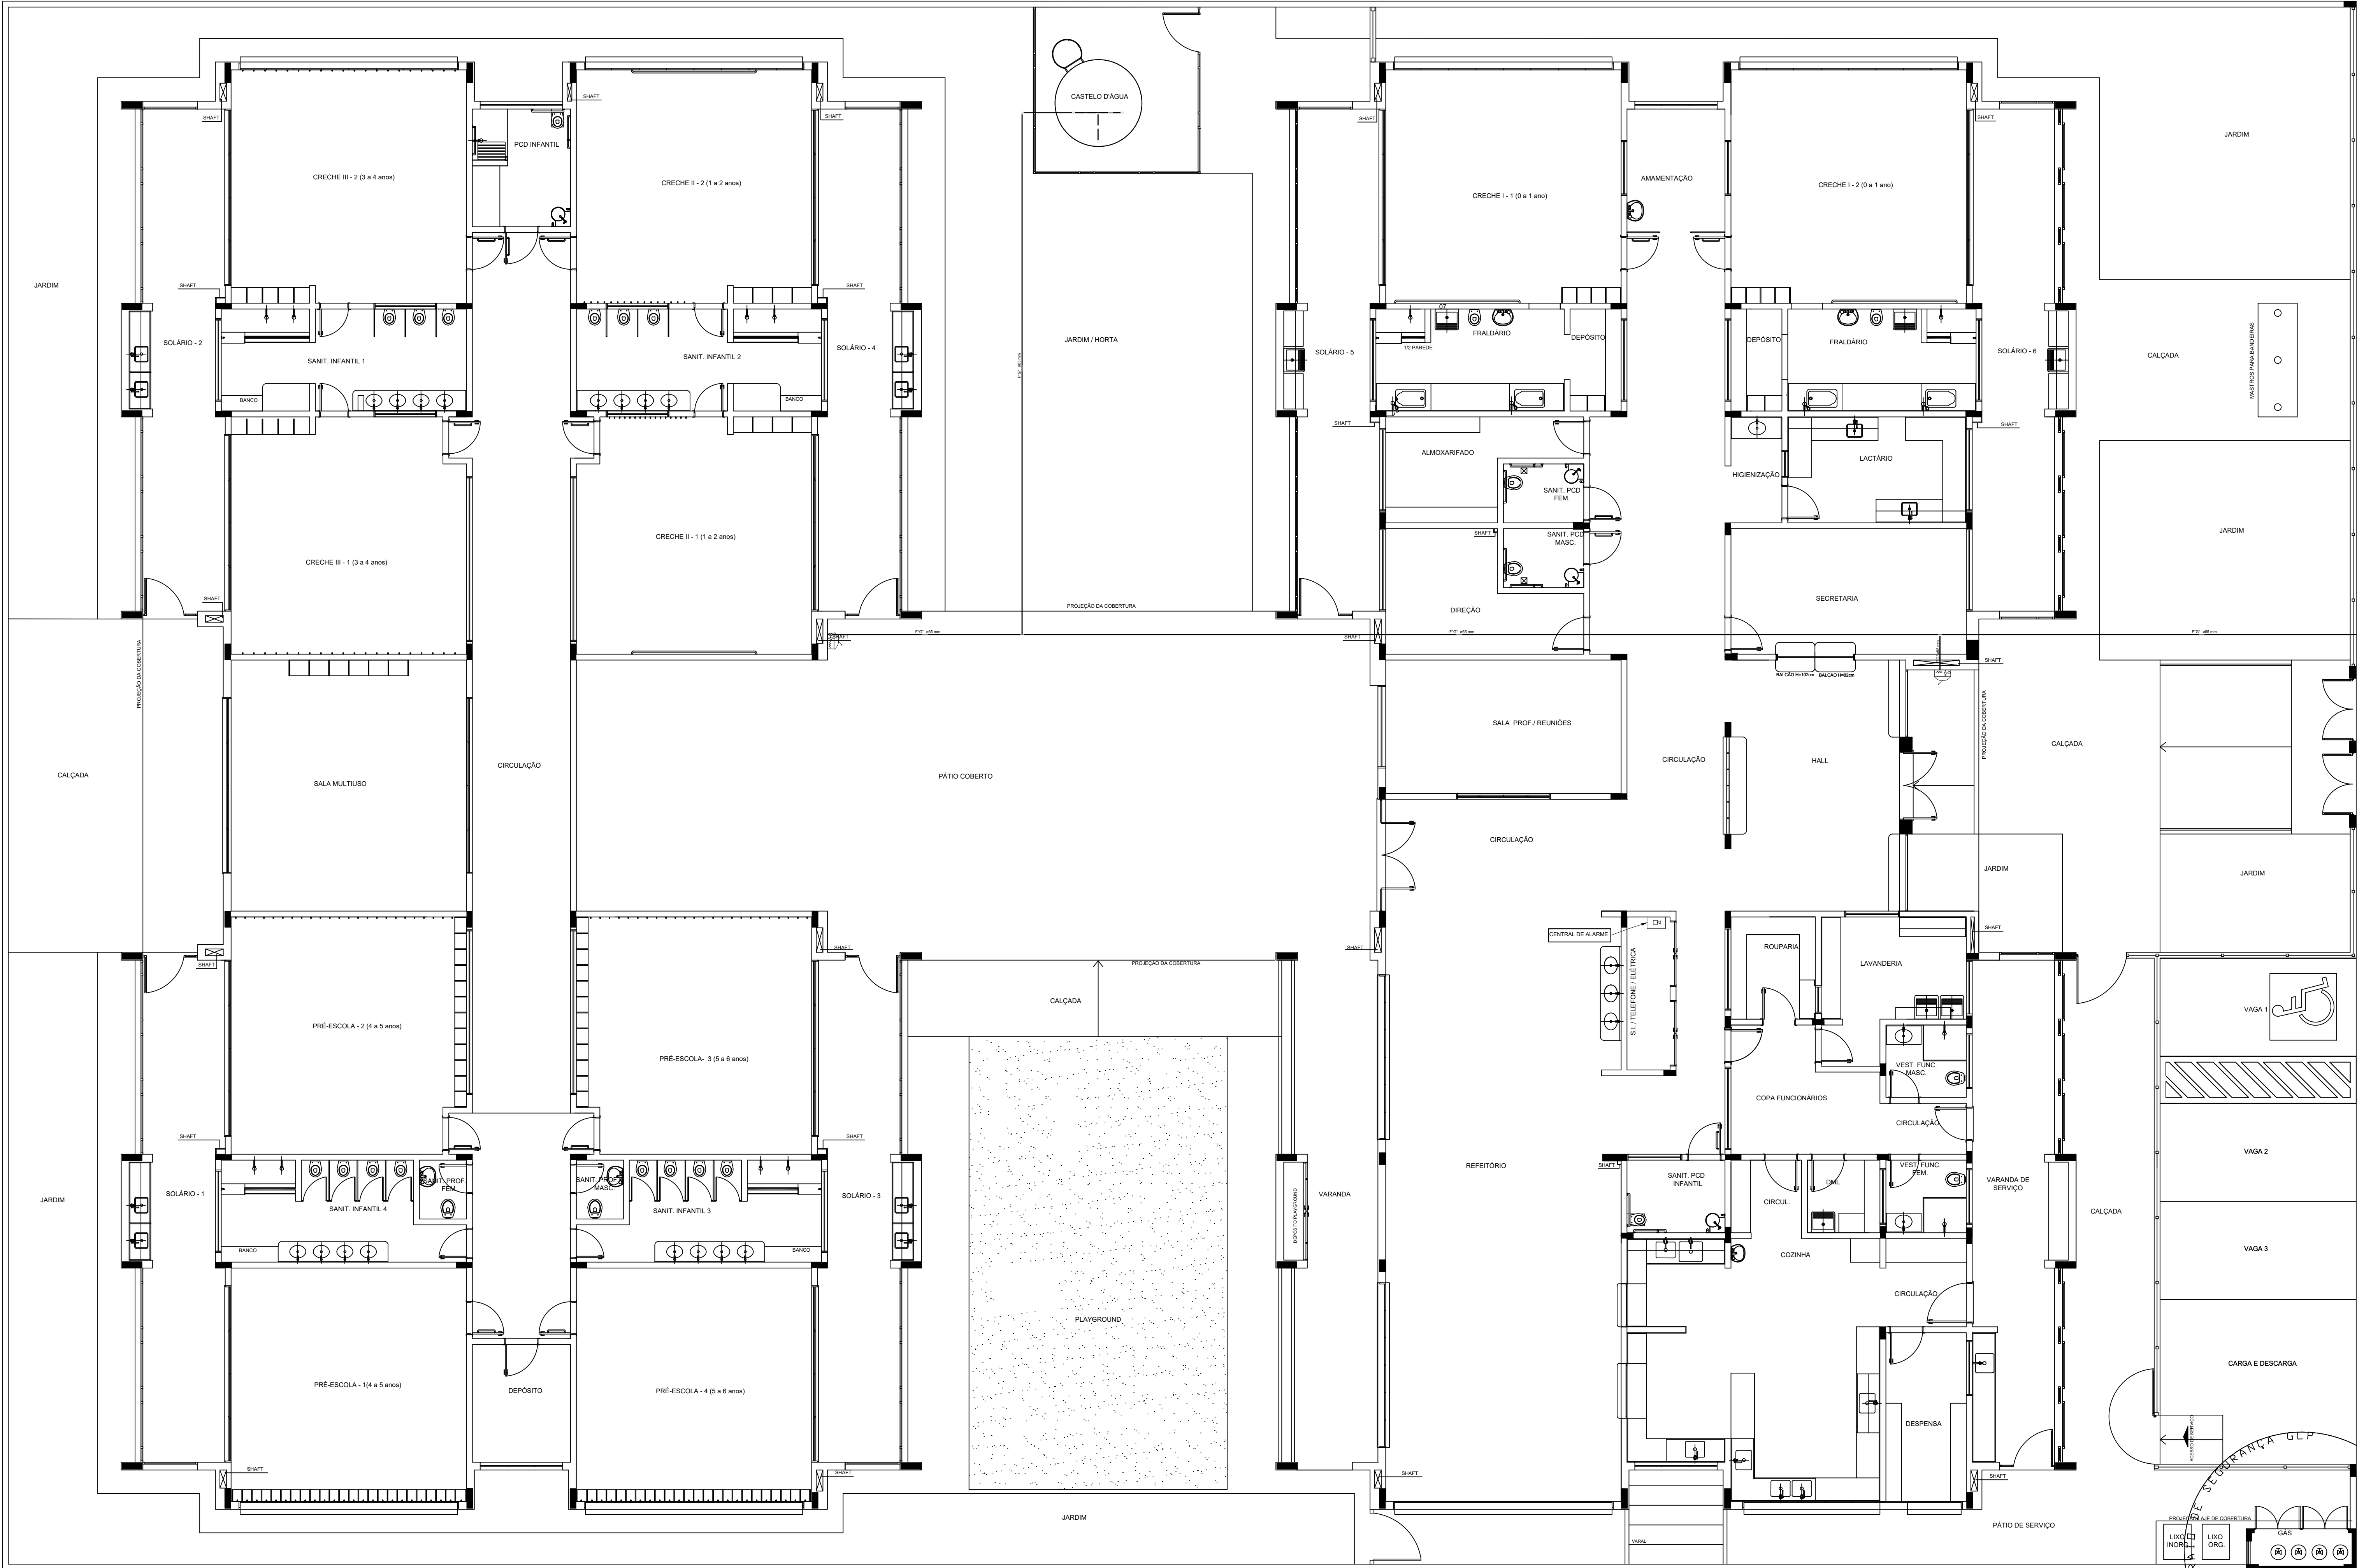

LEGENDA	
	HIDRANTE SIMPLES
	HIDRANTE DE PASSEIO
	CENTRAL DE ALARME
	EXTINTOR PORTÁTIL C/ CARGA DE PÓ ABC C/ CAPACIDADE EXTINTORA 2-A-20-B-C 6kg
	EXTINTOR PORTÁTIL C/ CARGA DE DÍÓXIDO DE CARBONO COM CAPACIDADE EXTINTORA 5-B-C - 6kg
	PONTO DE ILUMINAÇÃO DE EMERGÊNCIA DE ACLARAMENTO - BLOCO AUTÔNOMO DE LED

NOTAS:

- OS PROJETOS DEVEM SER ADAPTADOS TECNICAMENTE CONFORME AS EXIGÊNCIAS DO CORPO DE BOMBEIROS ESTADUAL;
- O ENTE FEDERADO DEVERÁ REALIZAR AS ALTERAÇÕES NECESSÁRIAS ATÉ A APROVAÇÃO E, APÓS ESTA, INCLUIR NO SISTEMA - SIMEC - NOVO PROJETO E NOVA ART DO ENGENHEIRO RESPONSÁVEL PELAS ADEQUAÇÕES;
- EXECUTAR ESTE PROJETO JUNTAMENTE COM O PROJETO ESTRUTURAL;
- ANTES DA CONCRETAGEM PREVER PASSAGEM PARA AS TUBULAÇÕES DENTRO DOS LIMITES ESTABELECIDOS PELA NBR 6118:2014;
- A TUBULAÇÃO DEVERÁ SER EM FERRO MALEÁVEL CLASSE 10;
- CASO HAJA ALTERAÇÃO NO POSICIONAMENTO E/OU QUANTITATIVO DOS EXTINTORES DEVERÁ SER REALIZADA ALTERAÇÃO DO PISO TÁTIL DE ALERTA NAS ROTAS ACESSÍVEIS.

REFERÊNCIAS:

- MEMORIAL DESCRITIVO E ESPECIFICAÇÕES TÉCNICAS



Engenheiro Civil Alcides Victor Lopes Milanezi - CREA RS243013

PREFEITURA MUNICIPAL DE TRAMANDAÍ SECRETARIA MUNICIPAL DE OBRAS - DEPARTAMENTO DE ENGENHARIA		
Projeto	E.M.E.I. PORTAL DAS FLORES	
Endereço da obra:	Rua das Begônias, 771 - SETOR 119, QUADRA 95 - LOTE 01 - JARDIM ATLÂNTICO - TRAMANDAÍ - RS	
Proprietário	Município de Tramandaí	
Responsável Técnico	Arg. e Urbanista Paulo Ricardo Viegas Alves - CAU A 87.107-3	
Assunto	PLANTA DE COMBATE A INCÊNDIO, LANÇAMENTO DA REDE HIDRANTES E PLANTA BAIXA DO TERREO	
Tramandaí, 04/04		04/04

1 PLANTA BAIXA
ESCALA 1/75