



2 PLANTA BAIXA ELÉTRICO - CASTELO D'ÁGUA E ENTRADA

ESCALA 1/50

Legenda de fiação - Pavimento - Parte 1	Legenda de fiação - Pavimento - Parte 2	Legenda de fiação - Pavimento - Parte 3	Legenda de fiação - Pavimento - Parte 4	Legenda de fiação - Pavimento - Parte 5	Legenda de fiação - Pavimento - Parte 6	Legenda de fiação - Pavimento - Parte 7	Legenda de fiação - Pavimento - Parte 8
1	10	17	24	32	38	45	55
2	11	18	25	33	39	46	56
3	12	19	26	34	40	47	57
4	13	20	27	35	41	48	58
5	14	21	28	36	42	49	59
6	15	22	29	37	43	50	60
7	16	23	30	38	44	51	61
8						52	62
9						53	63
						54	64

Legenda - Pavimento
2 Tomadas baixas a 0,30m do piso
2 Tomadas médias a 1,10m do piso
Caixa de passagem
Caixa de passagem 150x150x80 a 2,80 do piso
Caixa de passagem 300x300x300 no piso
Cotovelo reto 90°
Interruptor intermediário 1 tecla - 1,10m do piso
Interruptor paralelo 1 tecla - 1,10m do piso
Interruptor paralelo e Tomada hexagonal a 1,10m do piso
Interruptor simples 1 tecla - 1,10m do piso
Interruptor simples 2 teclas - 1,10m do piso
Interruptor simples 3 teclas - 1,10m do piso
Interruptor simples e Tomada hexagonal a 1,10m do piso
Interruptor simples e paralelo 2 teclas e Tomada hexagonal a 1,10m do piso
Interruptores simples 2 teclas e Tomada hexagonal a 1,10m do piso
Motor trifásico a 0,30m do piso
Ponto genérico de luz
Ponto genérico de luz 15W
Ponto genérico de luz 20W
Ponto genérico de luz 250W
Ponto genérico de luz 35W
Ponto genérico de luz 50W
Ponto genérico de luz 60W
Ponto genérico de luz 80W
Quadro de distribuição
Quadro de medição
Saída dupla para eletroduto
Saída horizontal para eletroduto
T horizontal 90°
Terminal
Tomada alta a 2,20m do piso
Tomada baixa a 0,30m do piso
Tomada média a 1,10m do piso
Tomada no piso

Legenda das indicações - Pavimento	
CHU	Pontos de força - Uso específico - Chuveiro 5000 W
ARC22000	Pontos de força - Uso específico - Condicionador de ar Split 22000BTU
ARC30000	Pontos de força - Uso específico - Condicionador de ar Split 30000BTU
ARC9000	Pontos de força - Uso específico - Condicionador de ar Split 9000BTU
MOO	Pontos de força - Uso específico - Microondas 1500w - média
TOE	Pontos de força - Uso específico - Torneira elétrica.
100x100x80	PVC - teto - 100x100x80 mm
BR3T	Tomada - uso específico - Bomba recalque - 3cv trifásico
TH	T horizontal 90° - 200x75mm
TH	T horizontal 90° sem tampa - 50x50mm
TM	Terminal - 200x100mm
TM	Terminal - 50x50mm
TH	T horizontal 90° - 200x75mm
TH	T horizontal 90° sem tampa - 200x75mm
TM	Terminal - 150x75mm
TM	Terminal - 200x100mm

Legenda de condutos
Direta
Teto
Alta
Média
Baixa
Ar Cond.
Chuveiro
Piso

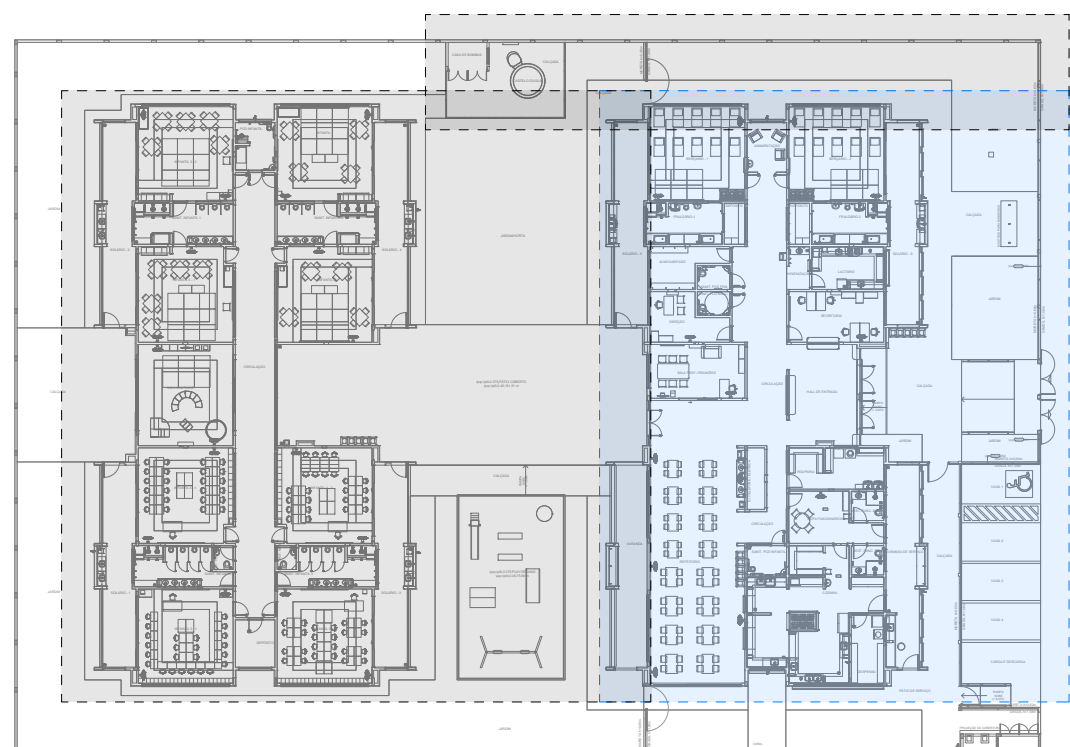


DIAGRAMA DE LOCALIZAÇÃO DOS BLOCOS A/B e CASTELO D'ÁGUA

NOTAS:

- EXECUTAR ESTE PROJETO JUNTAMENTE COM O PROJETO ESTRUTURAL;
- ANTES DA CONCRETAGEM PREVER PASSAGEM PARA AS TUBULAÇÕES DENTRO DOS LIMITES ESTABELECIDOS PELA NBR 6118:2014;
- PARA POSICIONAMENTO DAS LUMINÁRIAS OBSERVAR LOCAÇÃO NA PLANTA DE FORRO;
- OS ELETRODUTOS QUE SEQUEM ATÉ O QUADRO DE ALIMENTAÇÃO GERAL DEVERÃO SER EM PVC RÍGIDO ROSCÁVEL;
- OS ELETRODUTOS APARENTES (PÁTIO) DEVERÃO SER DE AÇO GALVANIZADO;
- ALTERAÇÕES NESTE PROJETO SOMENTE COM AUTORIZAÇÃO EXPRESSA DO FNDE.

REFERÊNCIAS:

- MEMORIAL DESCRITIVO E ESPECIFICAÇÕES TÉCNICAS;
- PLANILHA DE QUANTITATIVOS.



Engenheiro Civil Alcides Victor Lopes Milanezi - CREA RS243013

PREFEITURA MUNICIPAL DE TRAMANDAÍ

SECRETARIA MUNICIPAL DE OBRAS - DEPARTAMENTO DE ENGENHARIA

Projeto:	E.M.E.I. PORTAL DAS FLORES	Data:	SET/2024
Endereço da obra:	Rua das Begônias, 771 - SETOR 119, QUADRA 95 - LOTE 01 - JARDIM ATLÂNTICO - TRAMANDAÍ - RS	Proprietário:	Município de Tramandaí
Responsável Técnico:		Desenho CAD:	M.Oliveira
Assento:	PLANTA BAIXA 03	Área Total:	- m²
		Plantação:	03/04